

PROPRIETÁRIO :	SERVIÇO DE LIMPEZA URBANA- SLU
ENDEREÇO:	ATERRO SANITÁRIO DE BRASÍLIA
RA - UF:	SAMAMBAIA - DF
PROPRIETÁRIO	
RESP. TÉCNICO	CREA
AUTOR DO PROJETO	CAU


OBSERVAÇÕES:

PROJETO DE DRENAGEM PLUVIAL

PLANTA BAIXA- ÁREA DE CONTRIBUIÇÃO

PRANCHIA

01/04

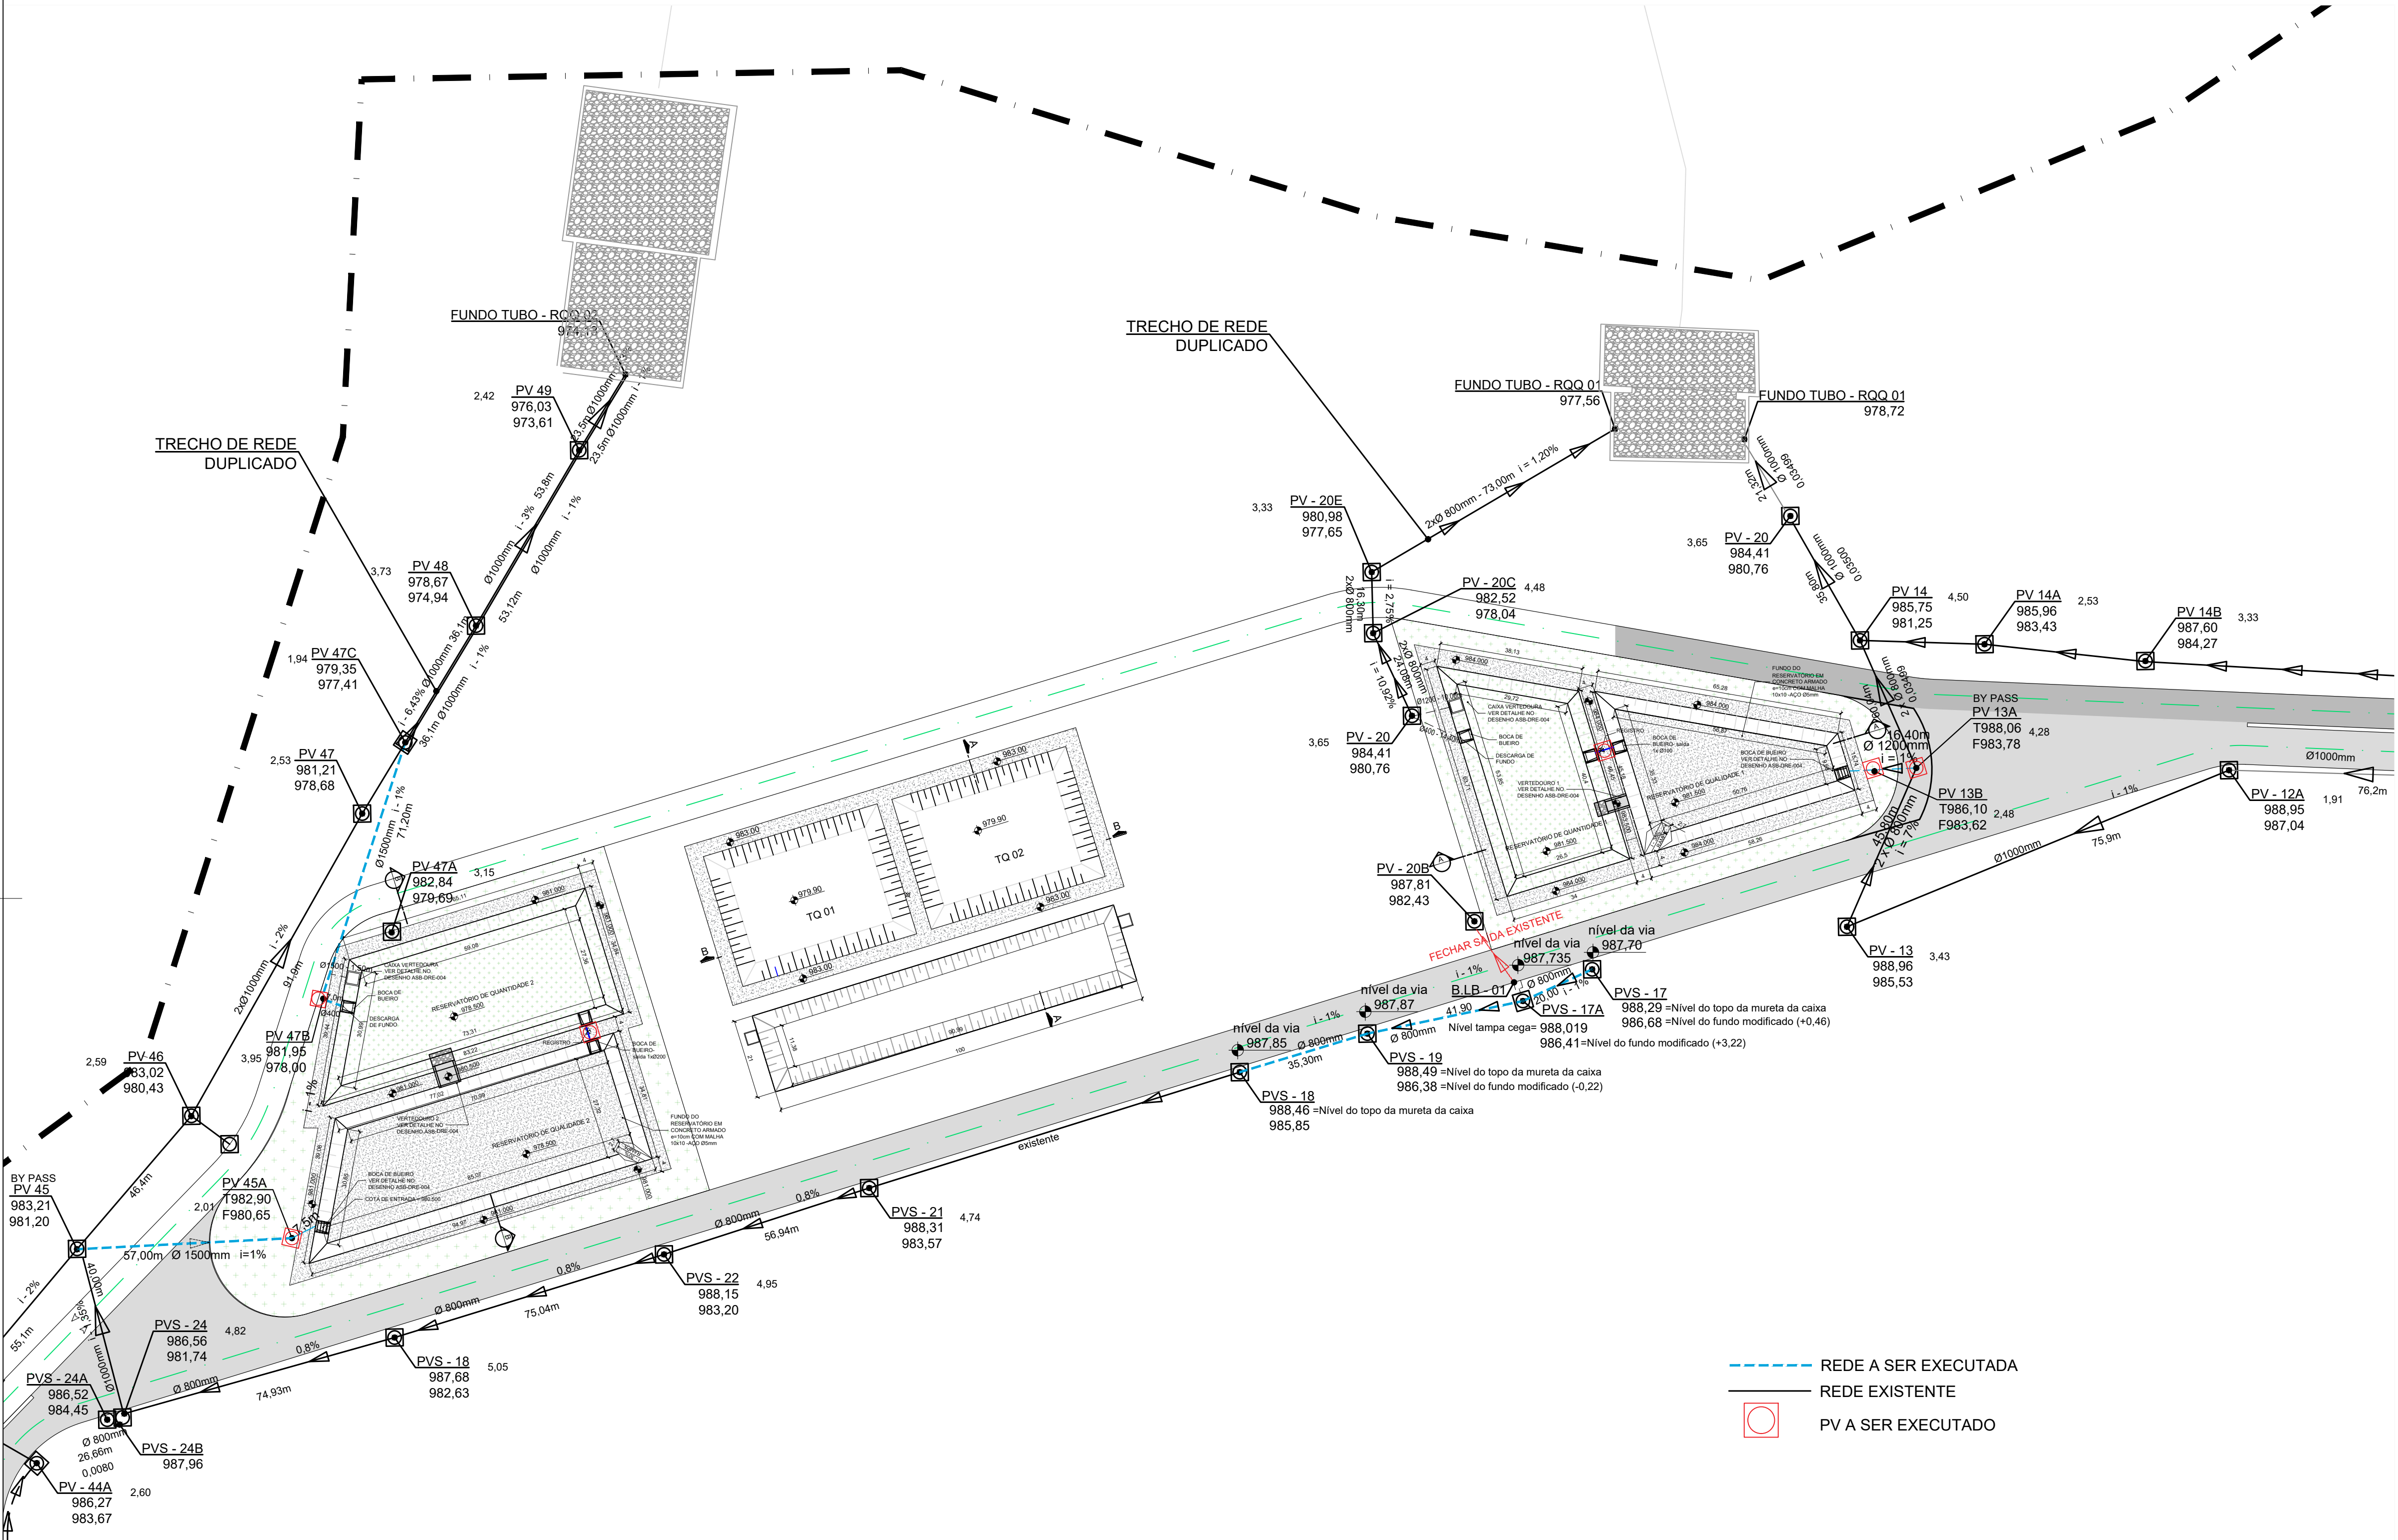


RESERVATÓRIOS DE QUALIDADE E QUANTIDADE

PROPRIETÁRIO :	SERVIÇO DE LIMPEZA URBANA- SLU
ENDEREÇO:	ATERRO SANITÁRIO DE BRASÍLIA
RA - UF:	SAMAMBAIA - DF
PROPRIETÁRIO	
RESP. TÉCNICO	CREA
AUTOR DO PROJETO	CAU


APROVAÇÕES	
REVISÃO	

OBSERVAÇÕES:

RQQ			
PROJETO DE DRENAGEM PLUVIAL			
COORDENAÇÃO DITEC - DIRETORIA TÉCNICA DO SLU	PLANTA BAIXA		DRE
FORMATO A2(420X594)	REVISÃO R-00	ESCALA INDICADA	PRANCHA 02/04
		DATA EMISSÃO FEVEREIRO/2023	

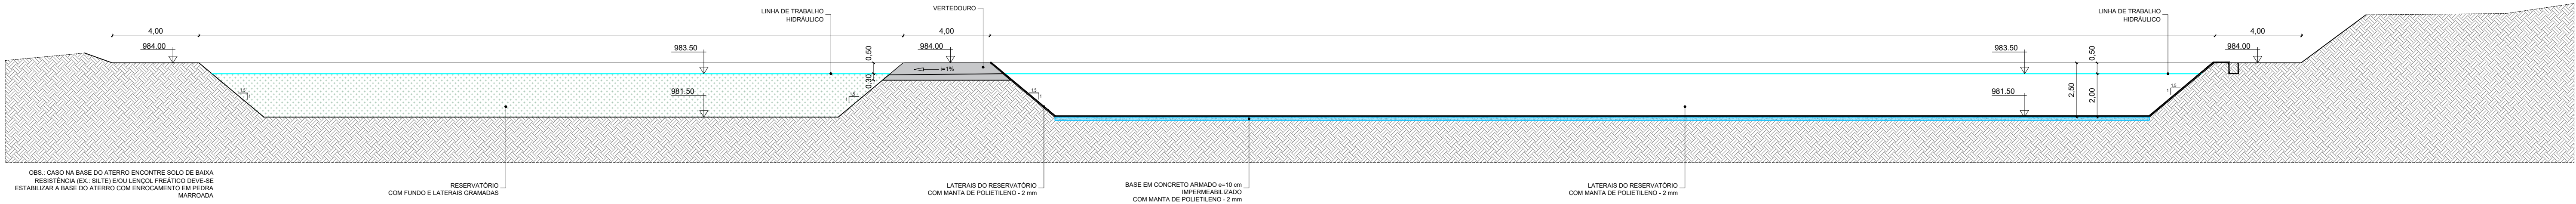

CORTE AA
ESC 1:150

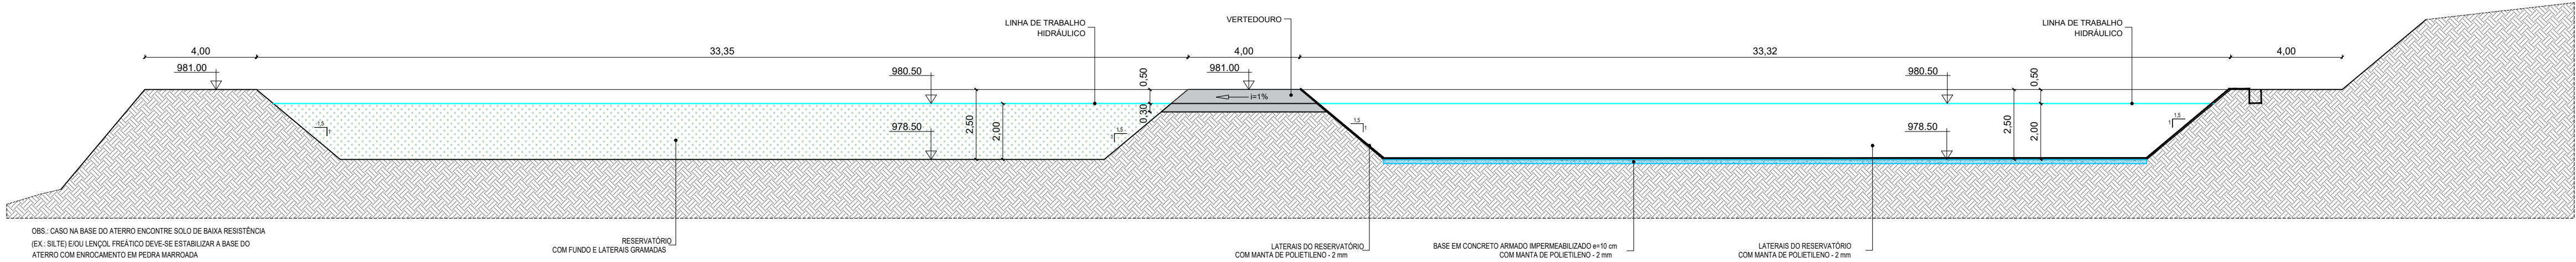

CORTE BB
ESC 1:150




RESERVATÓRIOS DE QUALIDADE E QUANTIDADE


PROPRIETÁRIO:	SERVIÇO DE LIMPEZA URBANA- SLU
ENDEREÇO:	ATERRO SANITÁRIO DE BRASÍLIA
RA - UF:	SAMAMBAIA - DF
PROPRIETÁRIO	
RESP. TÉCNICO	CREA
AUTOR DO PROJETO	CAU

APROVAÇÕES	
	REVISÃO


OBSERVAÇÕES:			
RQQ			
PROJETO DE DRENAGEM PLUVIAL			
COORDENAÇÃO DITEC - DIRETORIA TÉCNICA DO SLU	PLANTA BAIXA		DRE
FORMATO A2(420X594)	REVISÃO R-00	ESCALA INDICADA DATA EMISSÃO FEVEREIRO/2023	PRANCHA 03/04

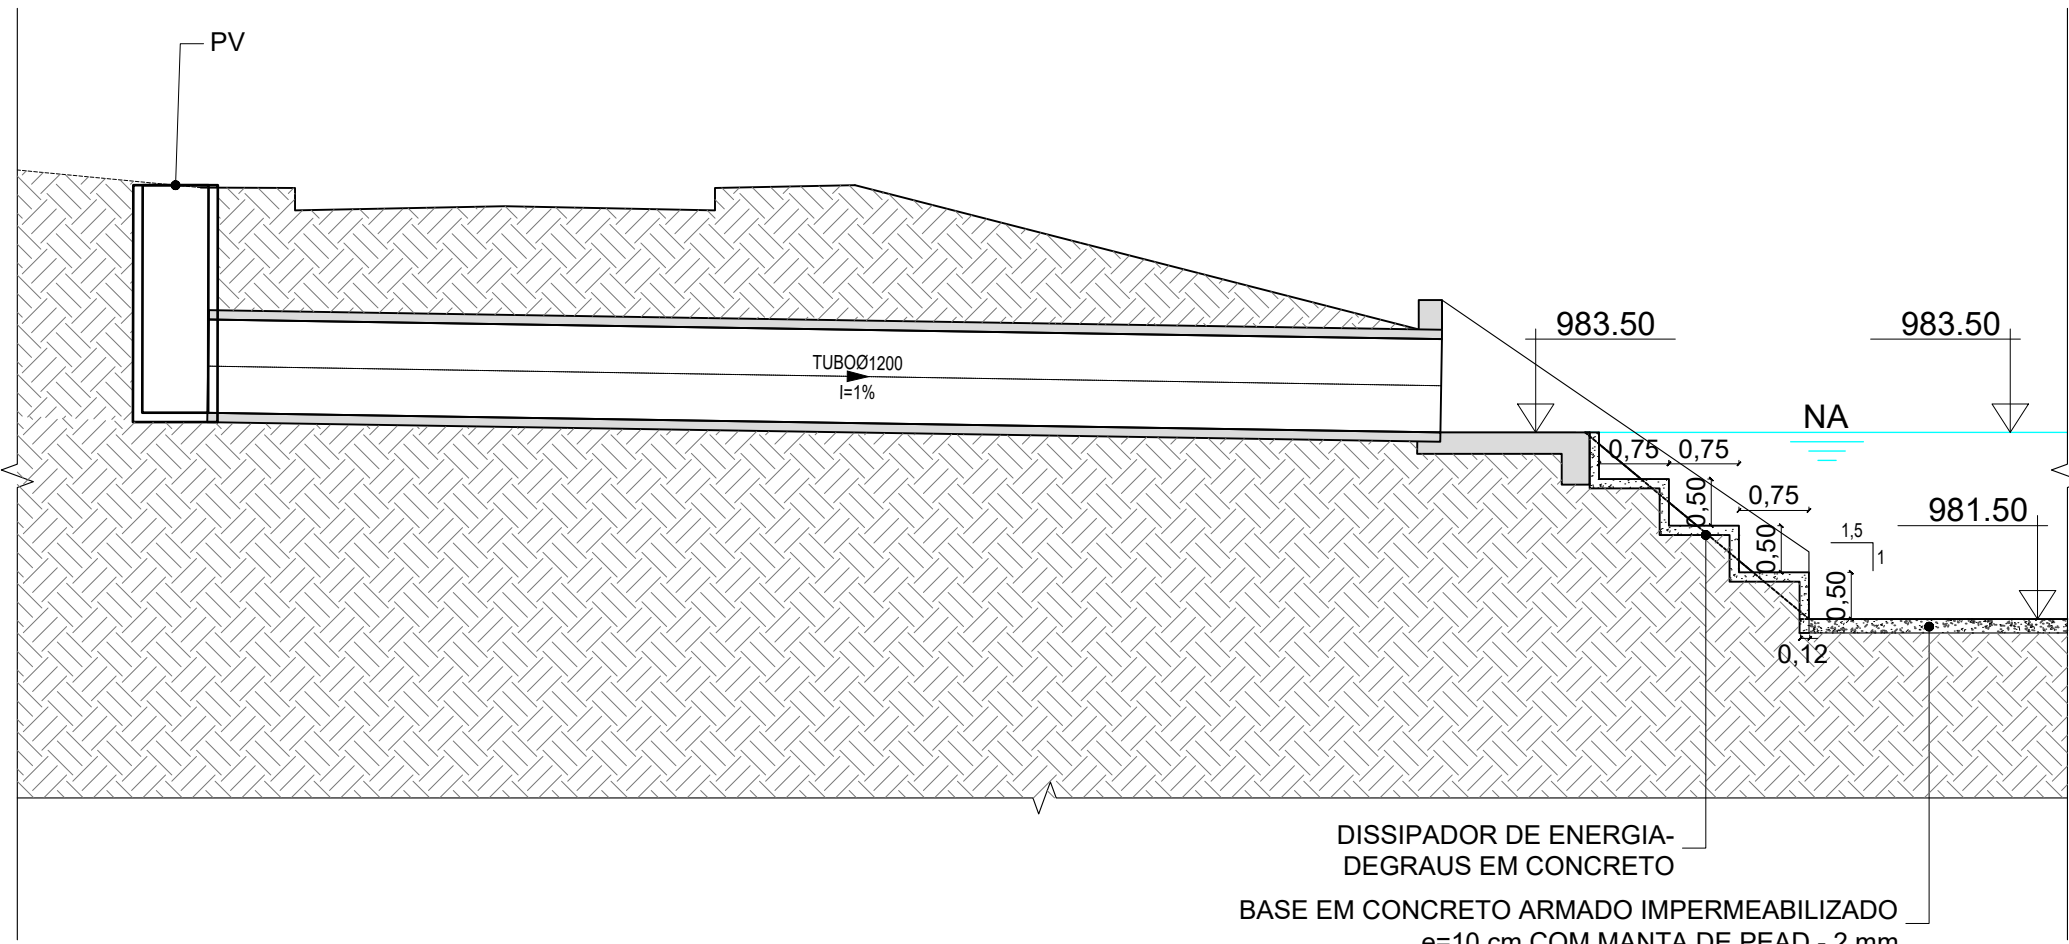


DETALHE DA ENTRADA DO RESERVATÓRIO DE QUALIDADE 1
ESCALA 1:75

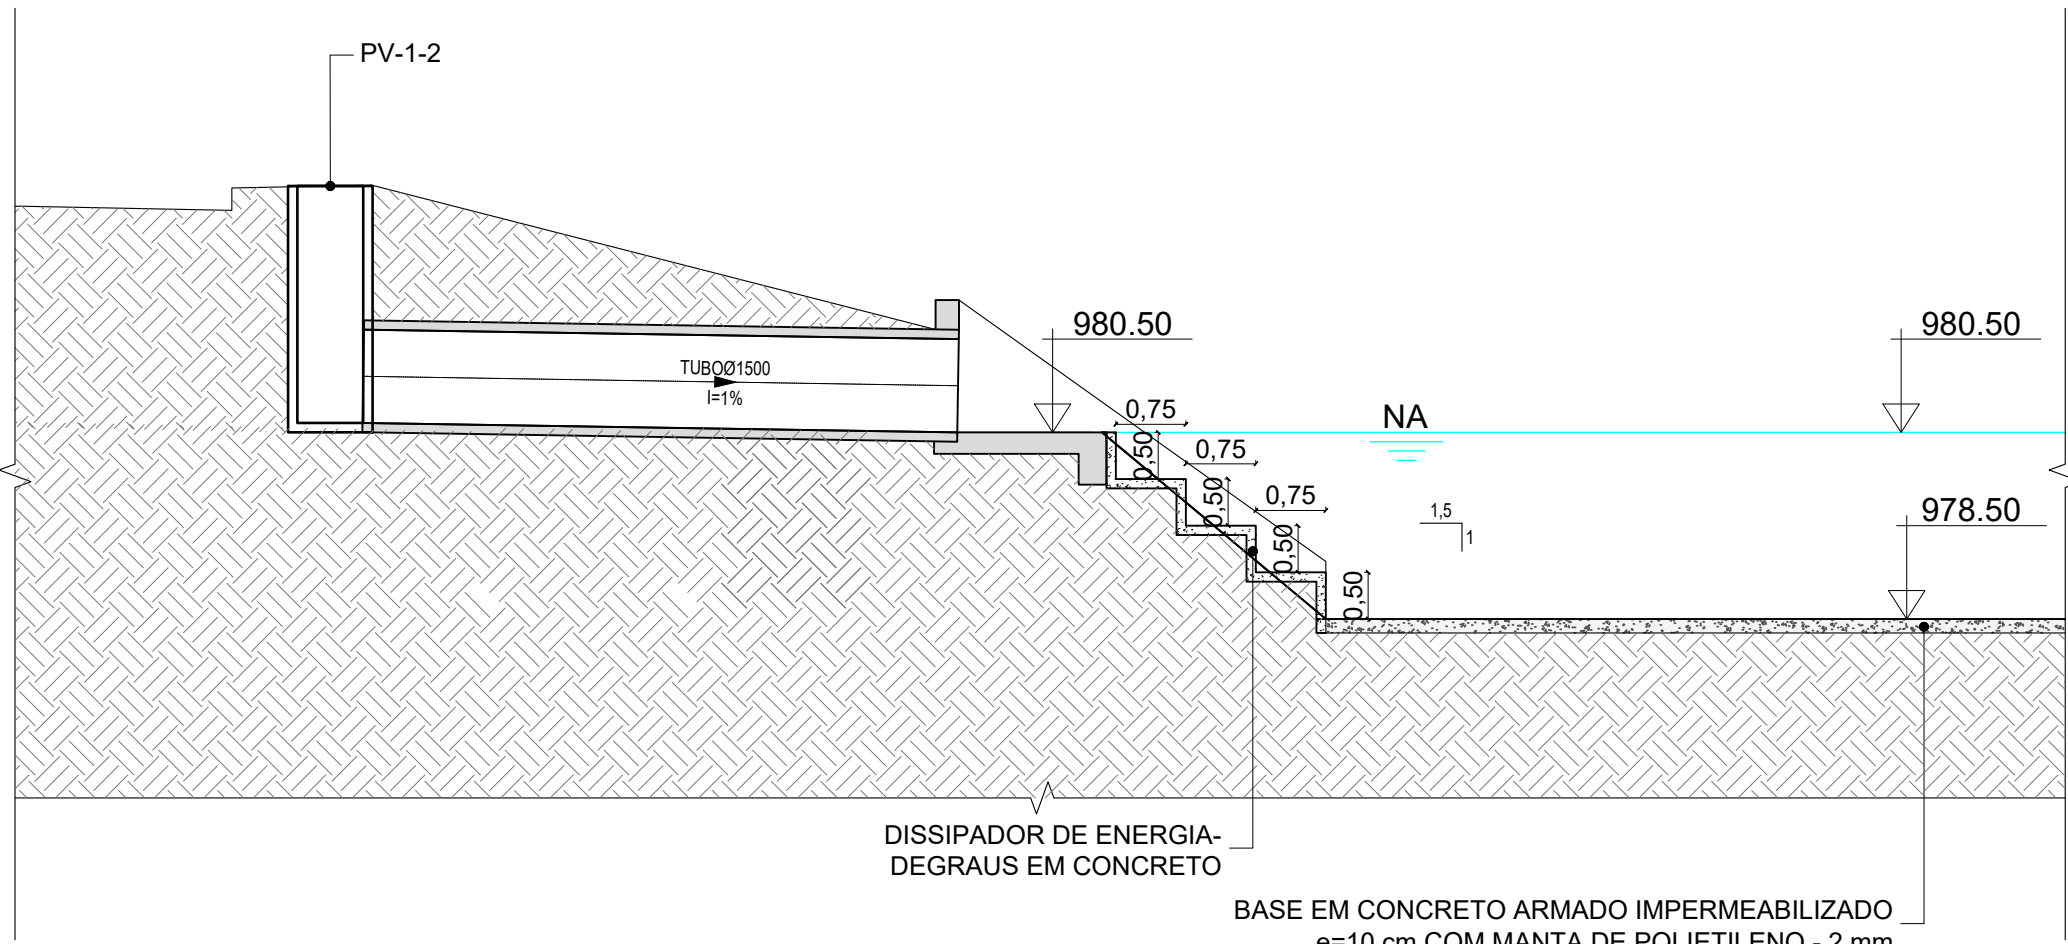



DETALHE DA ENTRADA DO RESERVATÓRIO DE QUALIDADE 2
ESCALA 1:75

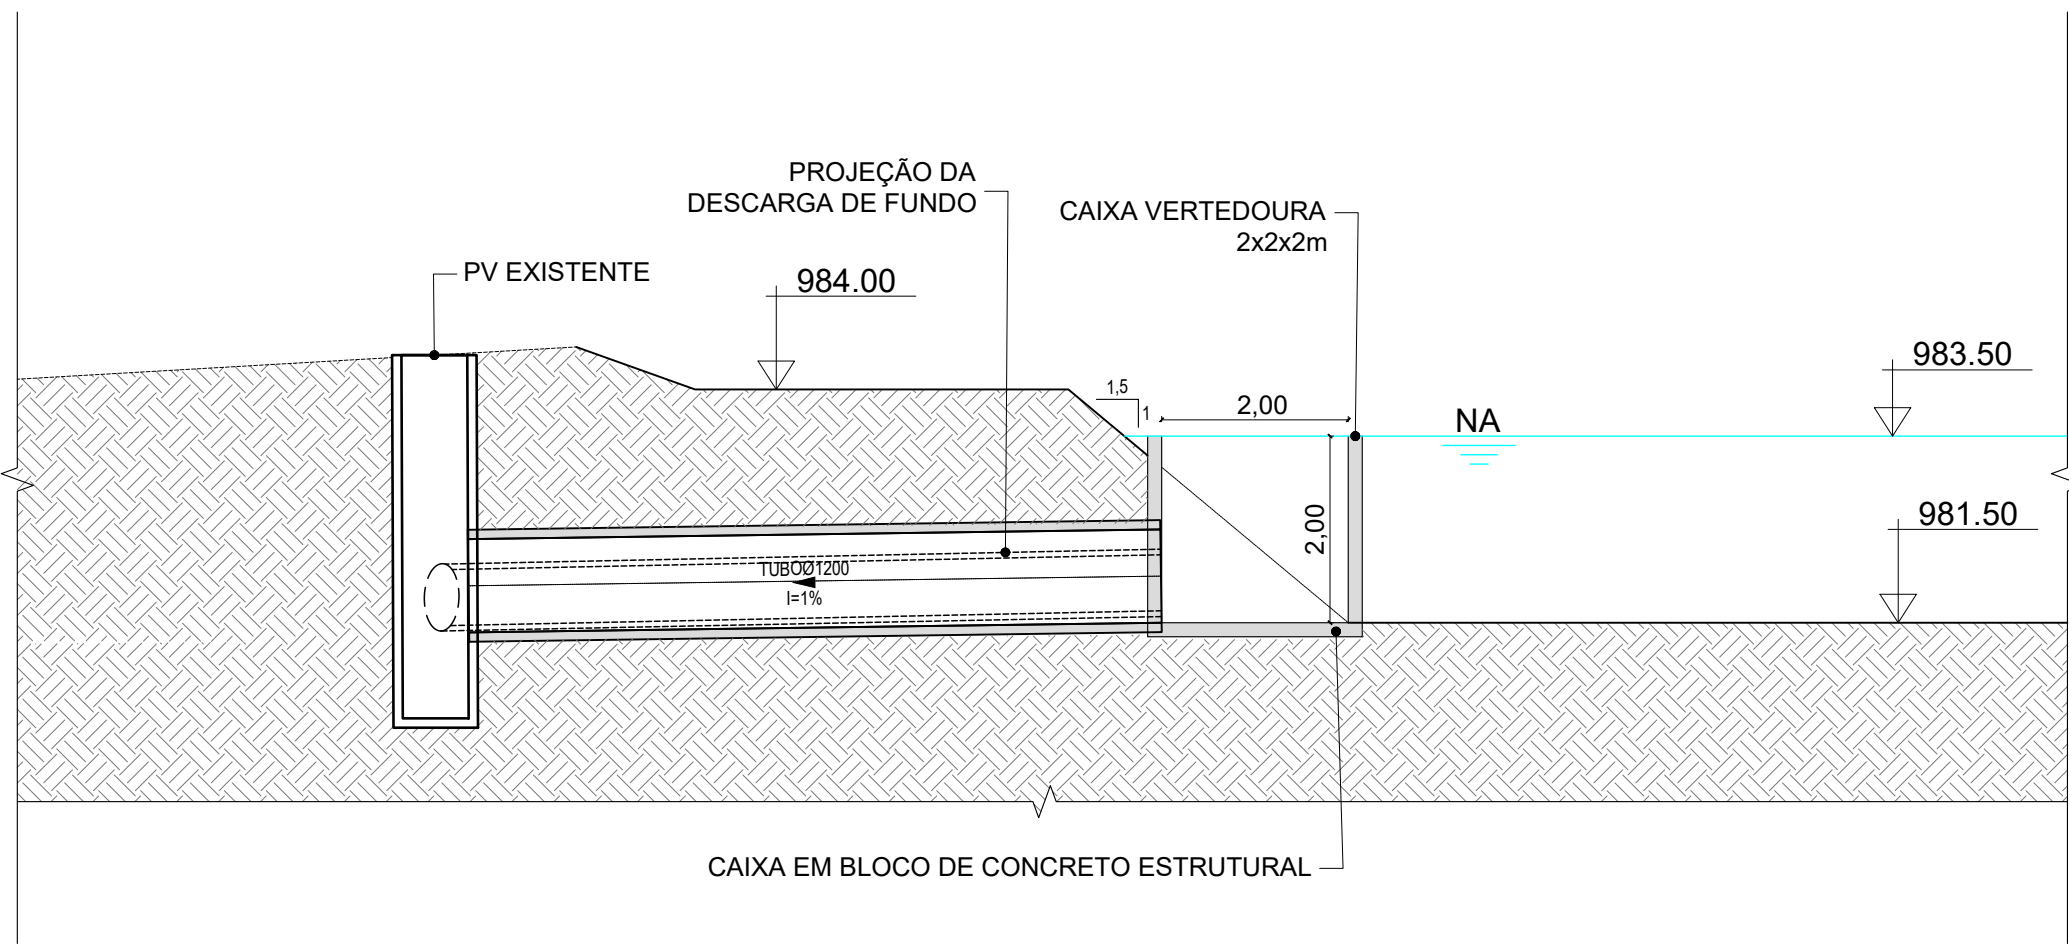

DETALHE DA SAÍDA DO RESERVATÓRIO DE QUANTIDADE 1 - CAIXA VERTEDOURA
ESCALA 1:75

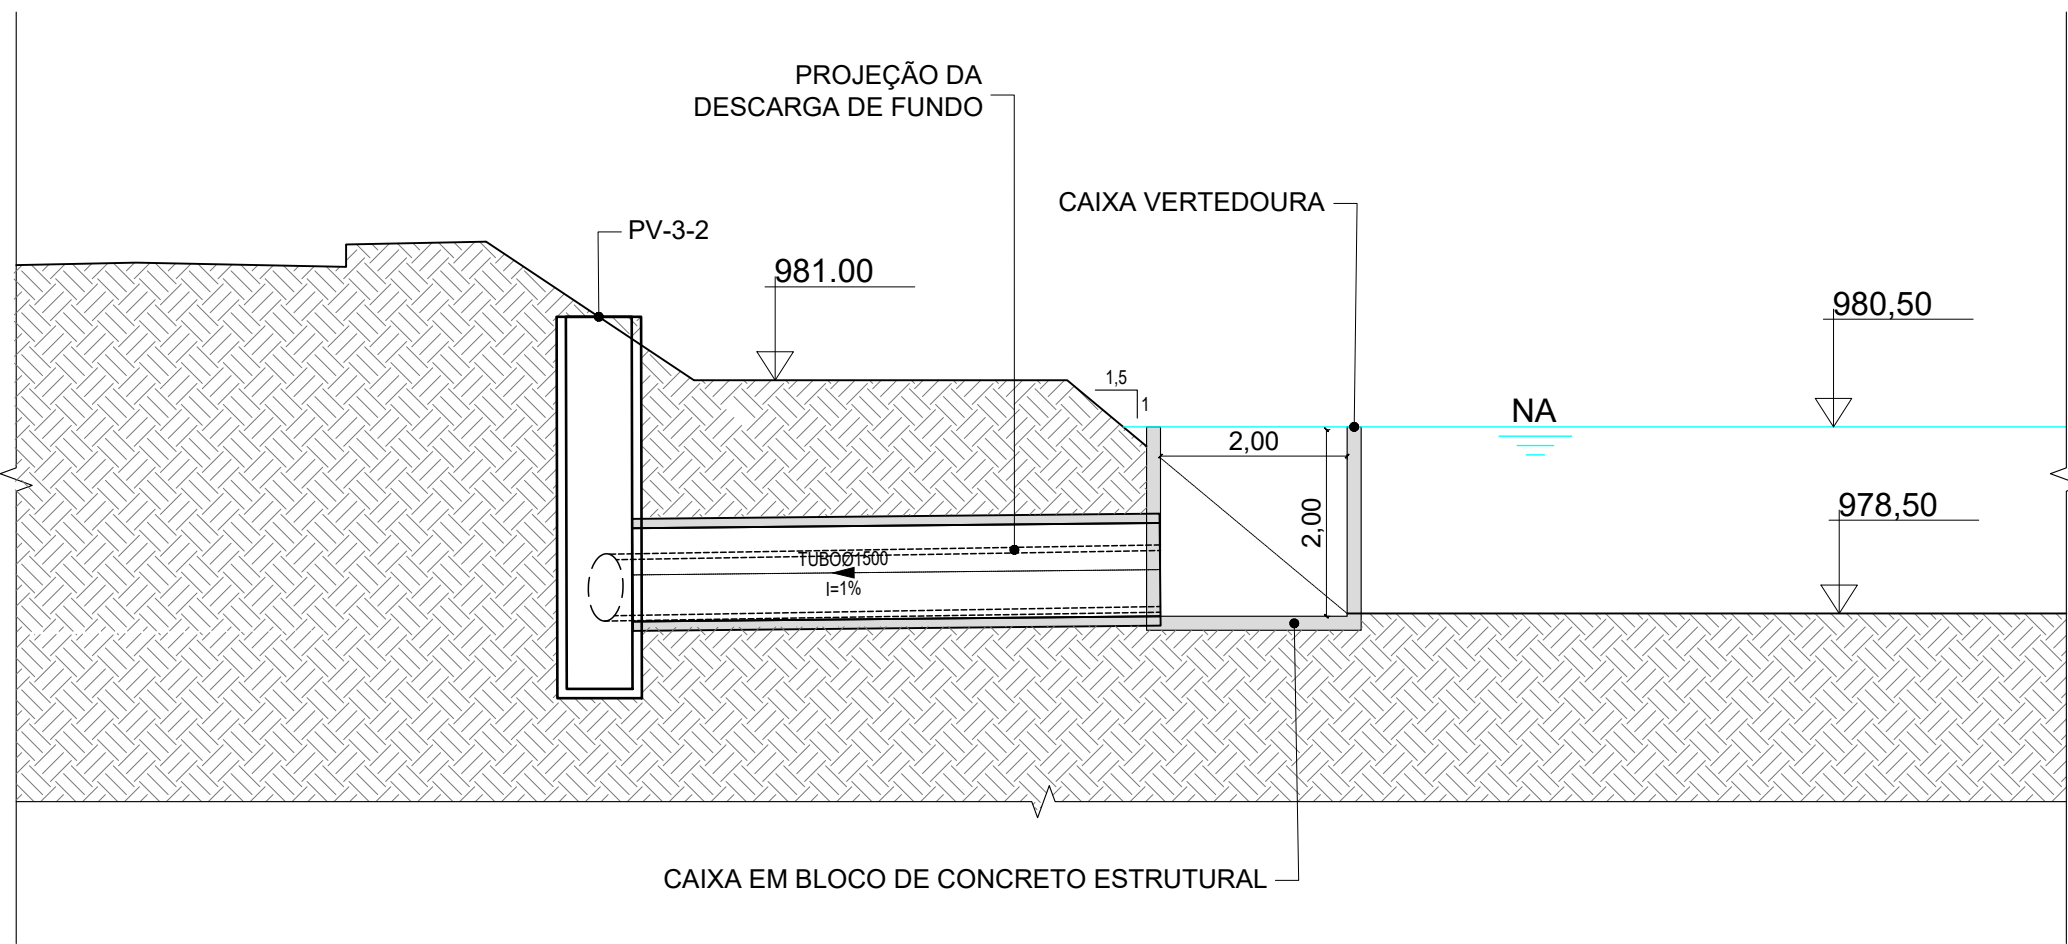


DETALHE DA SAÍDA DO RESERVATÓRIO DE QUANTIDADE 2 - CAIXA VERTEDOURA
ESCALA 1:75

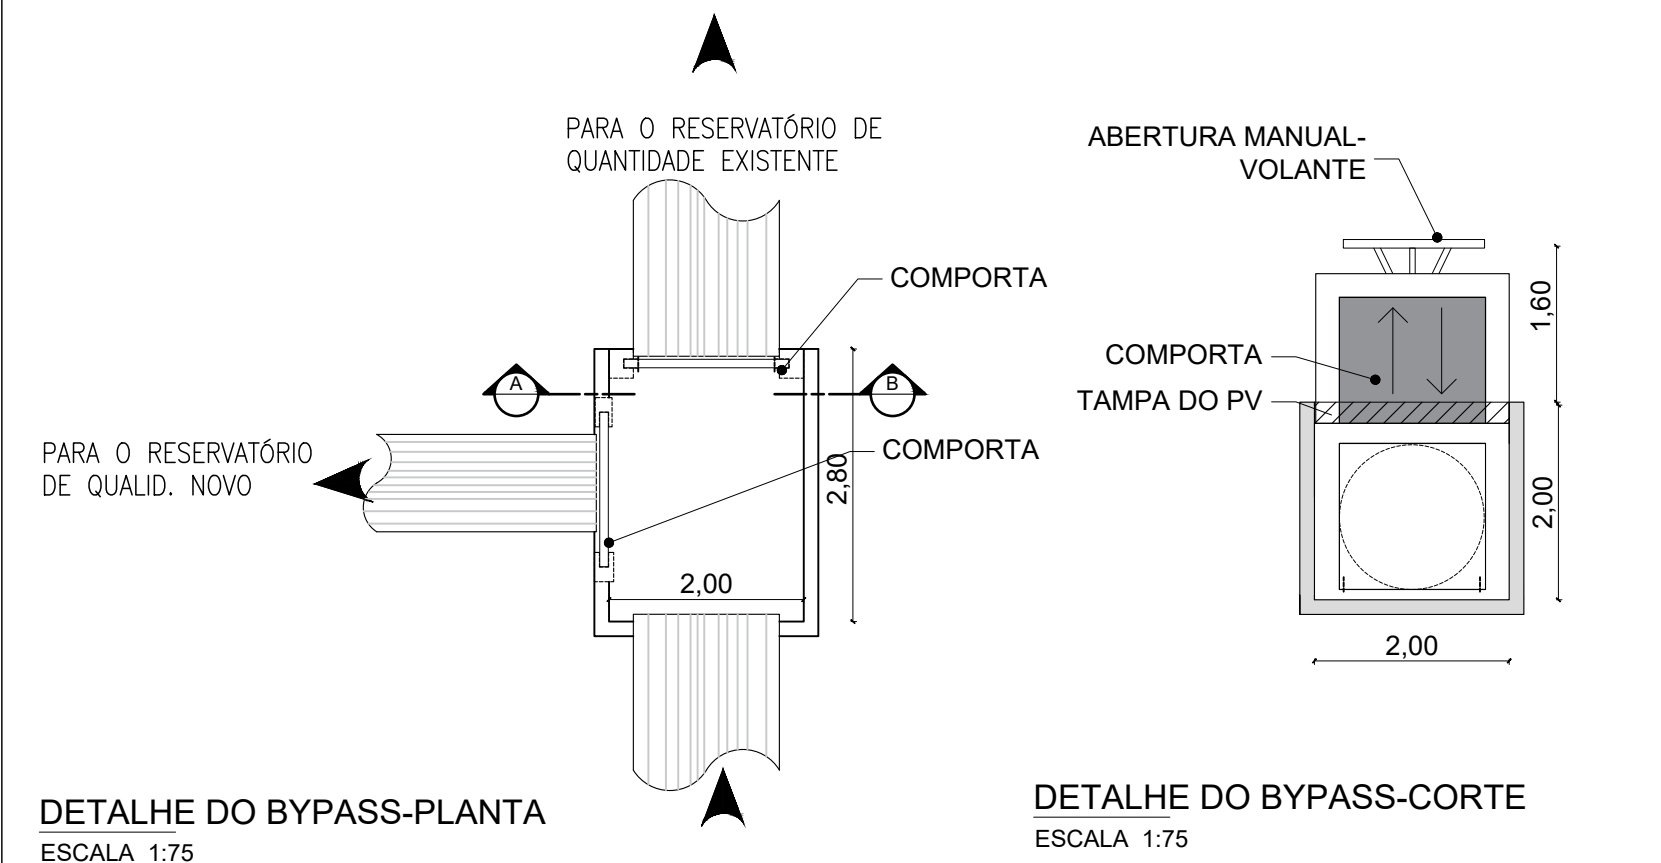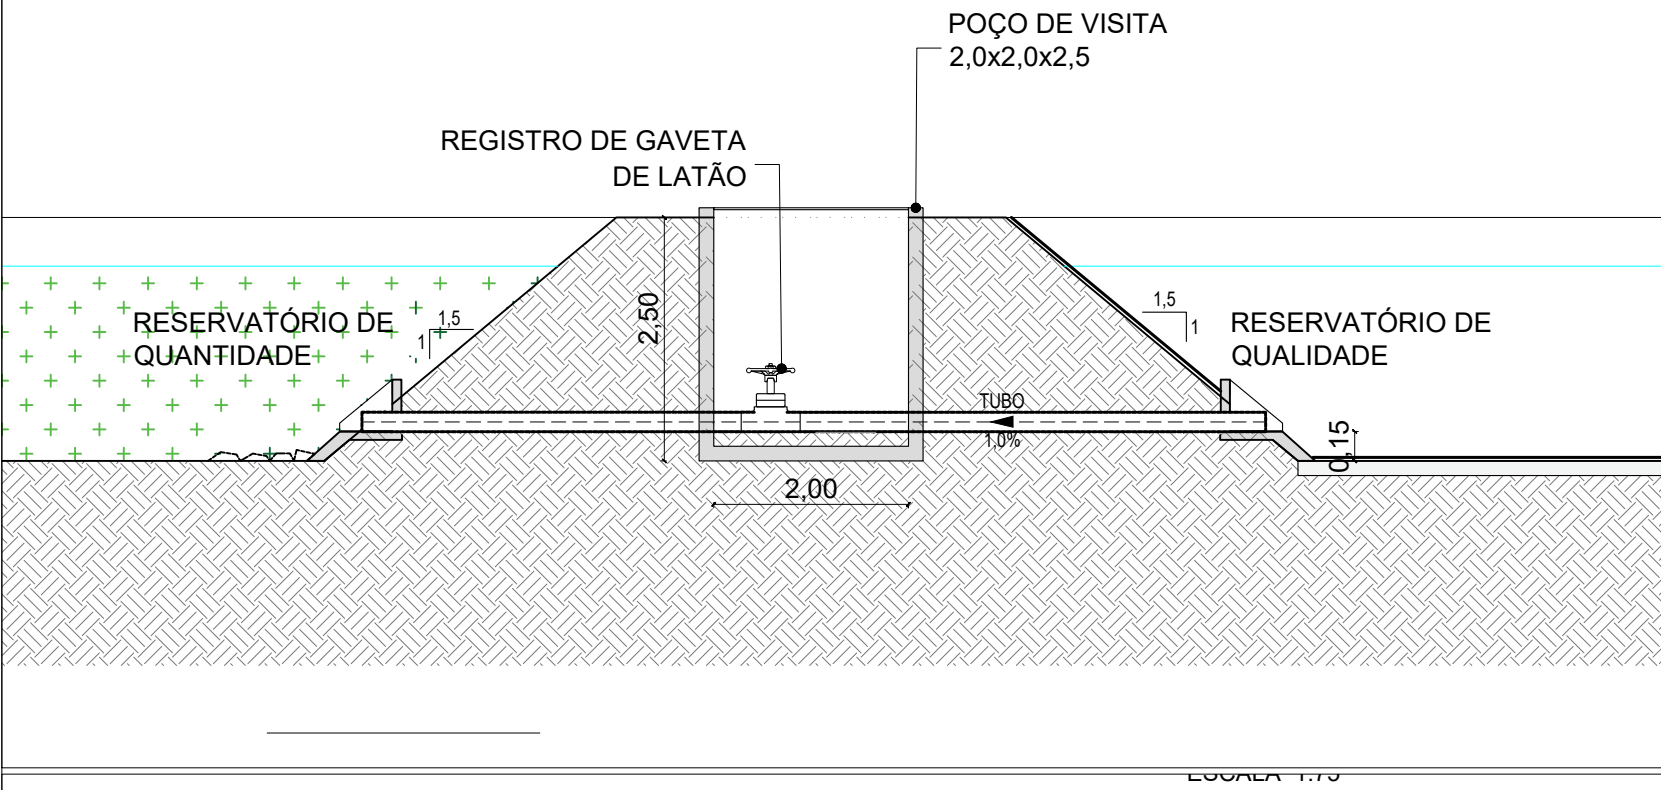


DETALHE DO BYPASS-PLANTA
ESCALA 1:75

DETALHE DO BYPASS-CORTE
ESCALA 1:75

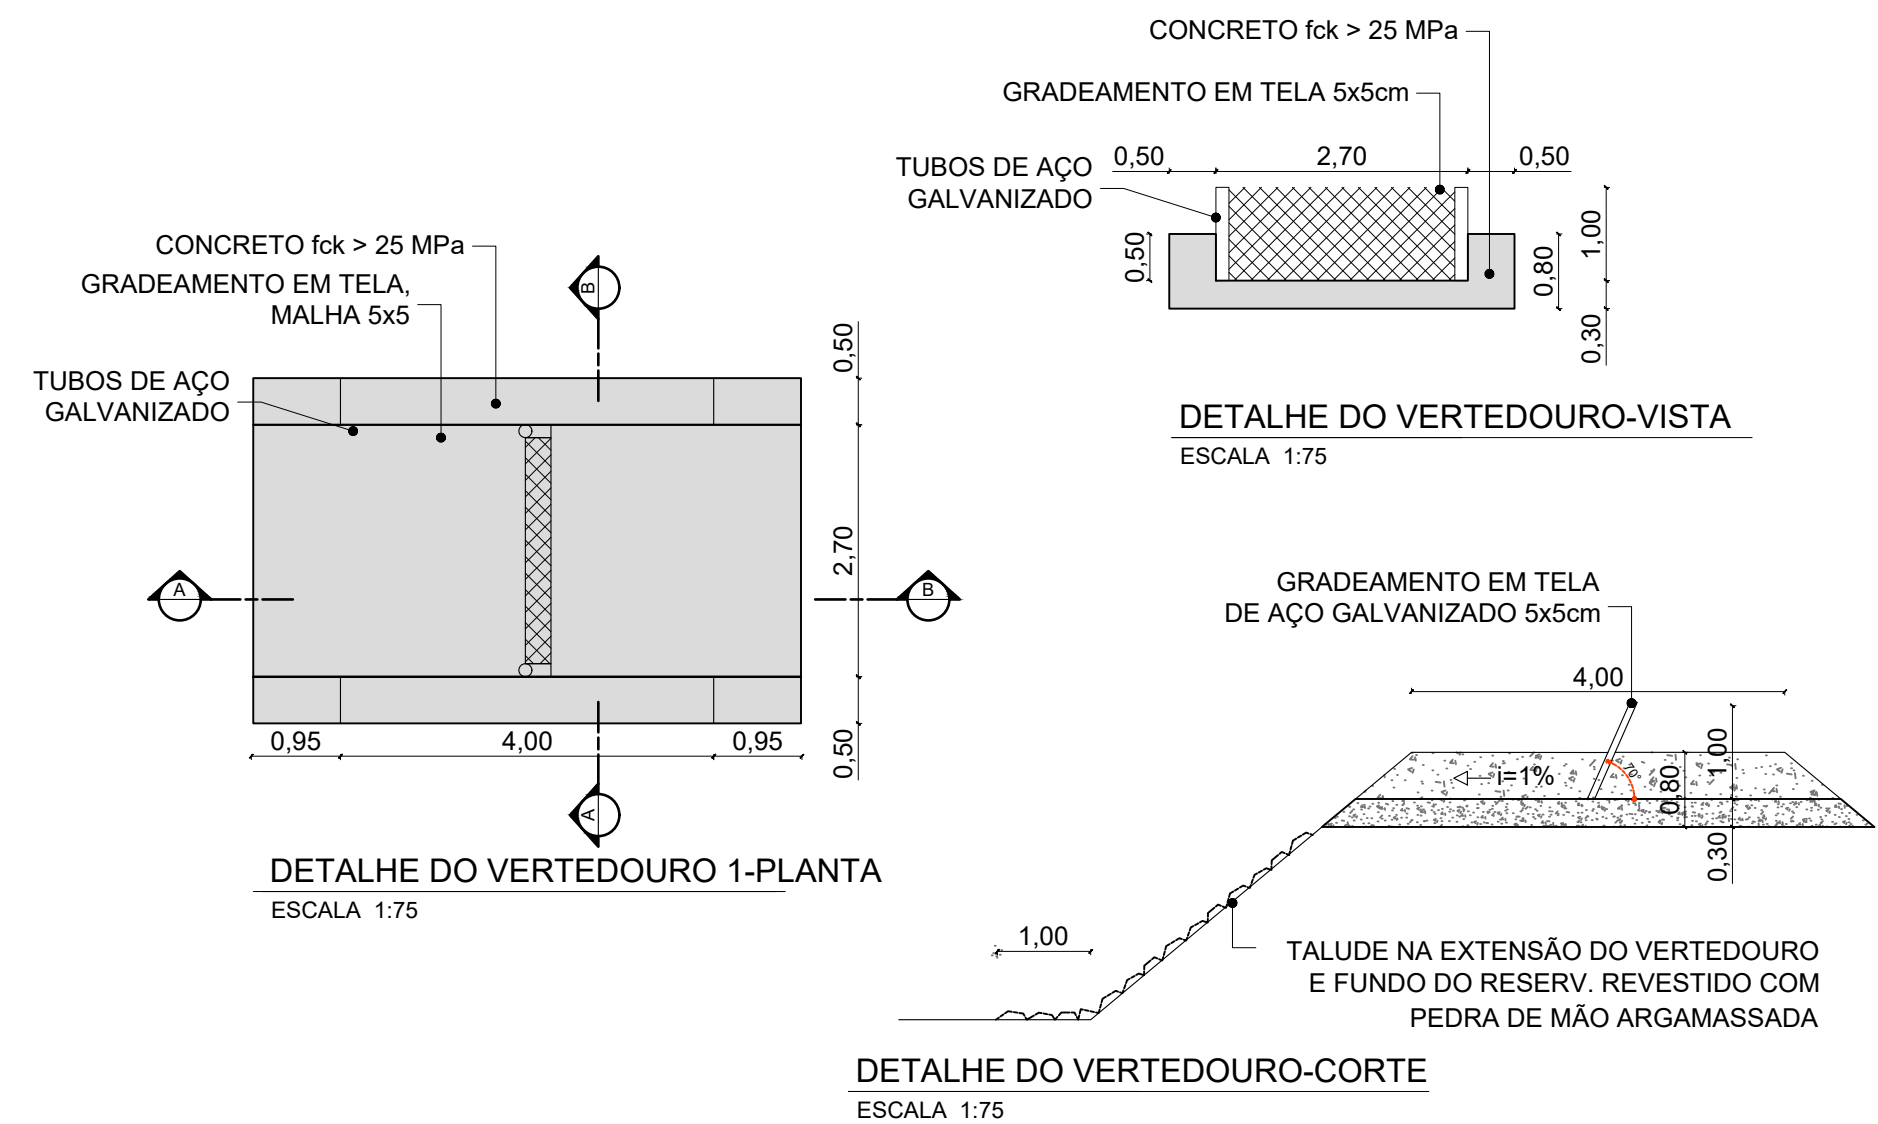


DETALHE DO VERTEDOURO 1-PLANTA
ESCALA 1:75

DETALHE DO VERTEDOURO-CORTE
ESCALA 1:75

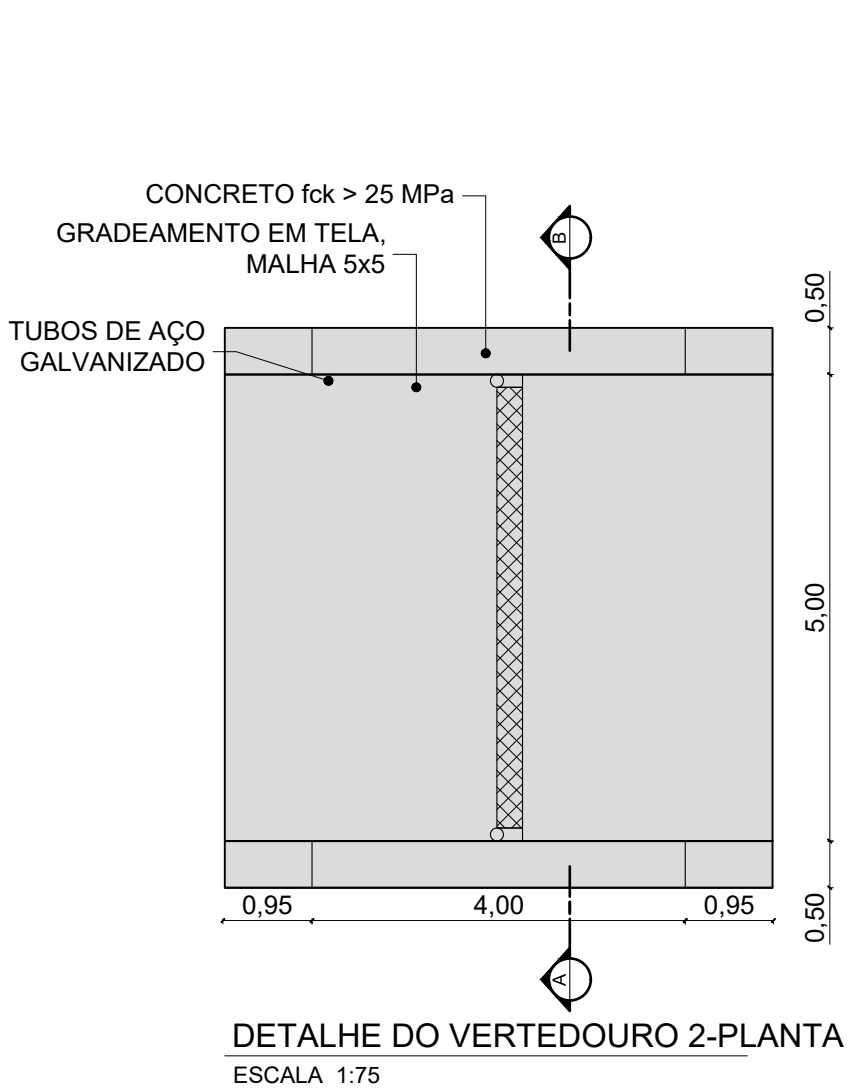

DETALHE DO VERTEDOURO 2-PLANTA
ESCALA 1:75

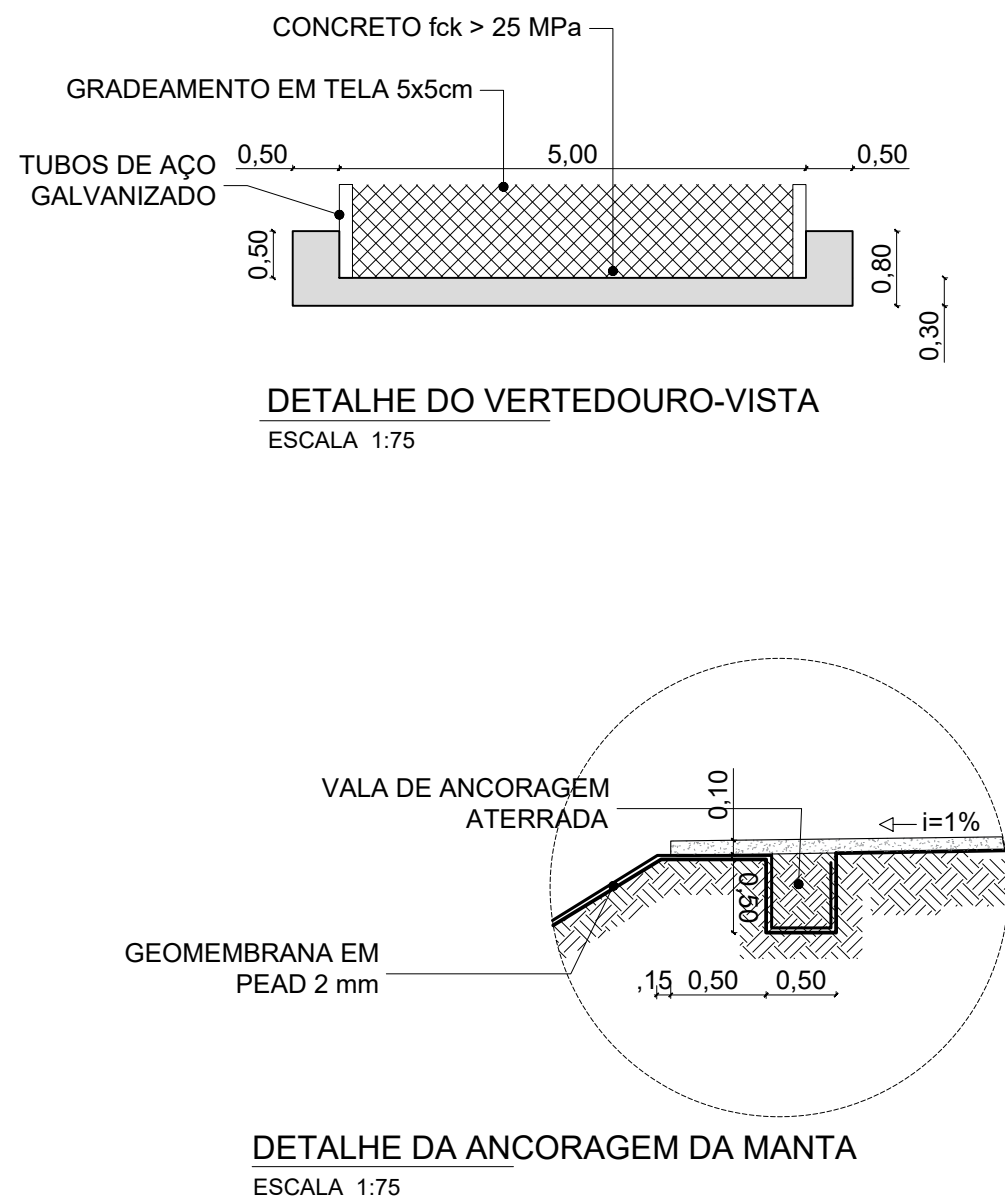

DETALHE DA ANCORAGEM DA MANTA
ESCALA 1:75



RESERVATÓRIOS DE QUALIDADE E QUANTIDADE

PROPRIETÁRIO: : SERVIÇO DE LIMPEZA URBANA- SLU

ENDEREÇO: ATERRO SANITÁRIO DE BRASÍLIA

RA - UF: SAMAMBAIA - DF

PROPRIETÁRIO

RESP. TÉCNICO CREA

AUTOR DO PROJETO CAU

APROVAÇÕES

REVISÃO

OBSERVAÇÕES:

RQQ

PROJETO DE DRENAGEM PLUVIAL

COORDENAÇÃO
DITEC - DIRETORIA
TÉCNICA DO SLU

PLANTA BAIXA

DRE

FORMATO
A2(420X594)

REVISÃO
R-00

ESCALA
INDICADA

DATA EMISSÃO
FEVEREIRO/2023

PRANCHA

04/04