


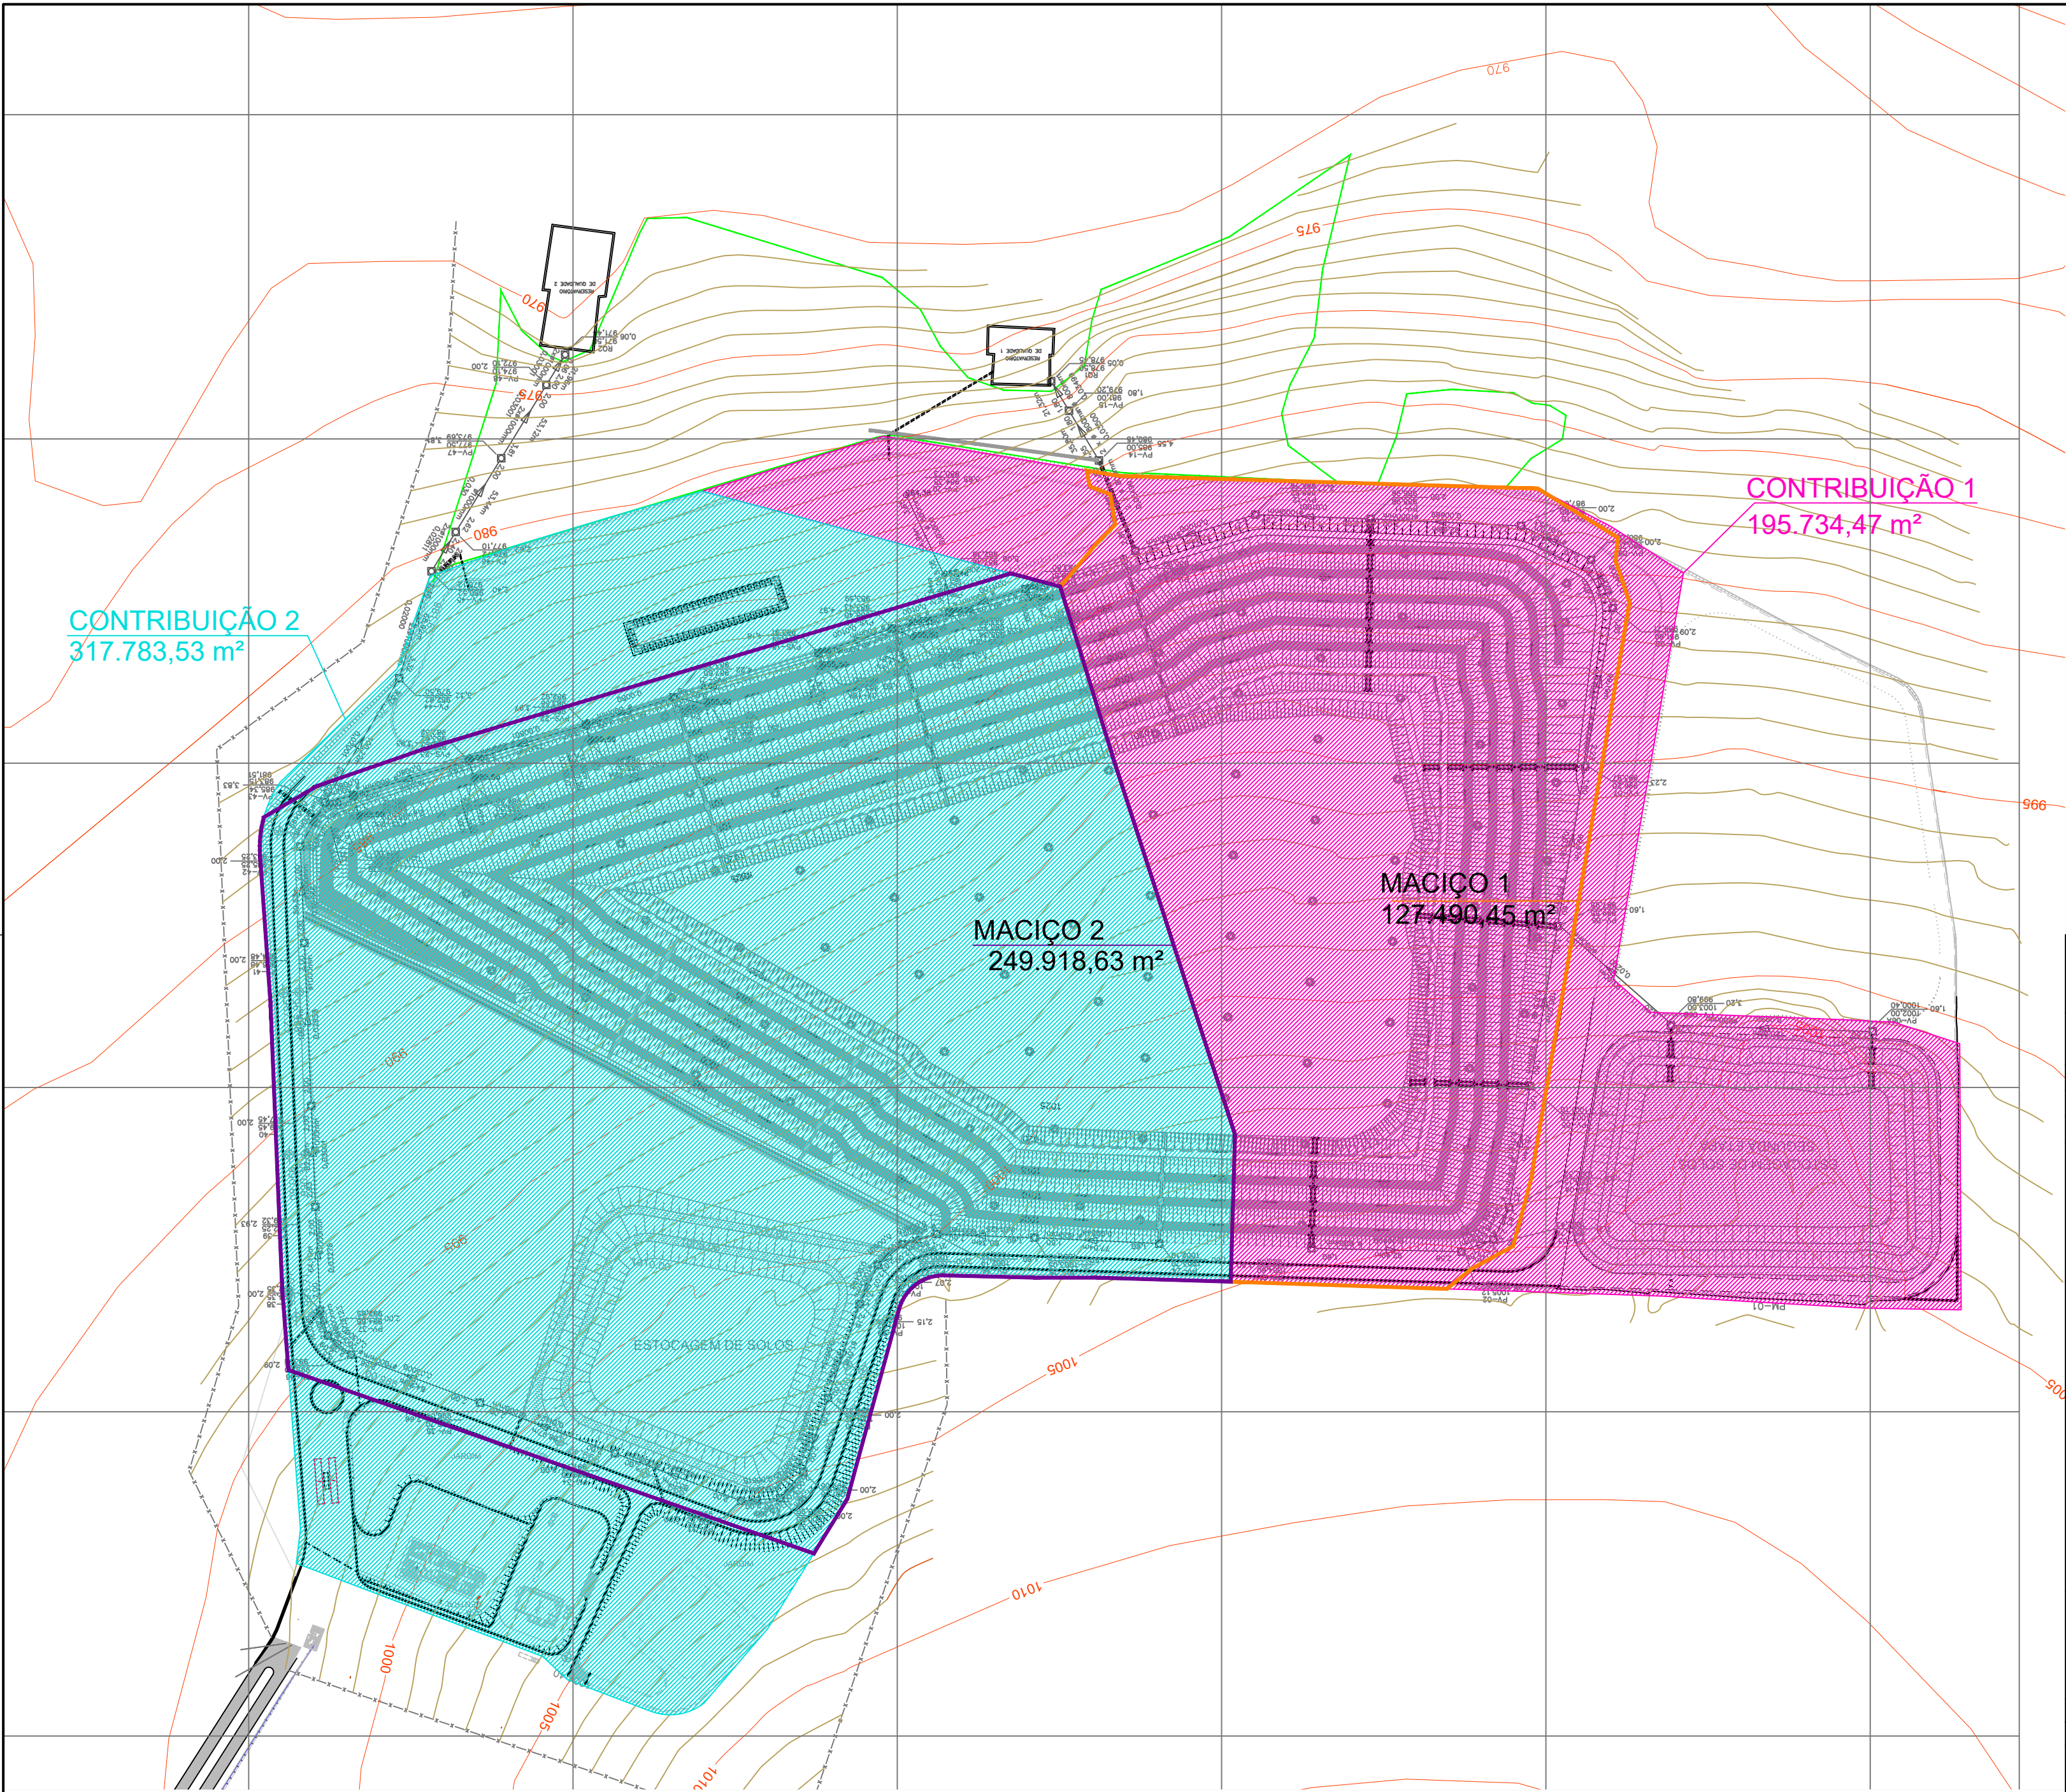

CONTRIBUIÇÃO 2  
317.783,53 m<sup>2</sup>


MACIÇO 2  
249.918,63 m<sup>2</sup>

MACIÇO 1  
127.490,45 m<sup>2</sup>

CONTRIBUIÇÃO 1  
195.734,47 m<sup>2</sup>

PLANTA BAIXA  
ESC 1:2000

|                                                                                       |  |                                                                                       |  |
|---------------------------------------------------------------------------------------|--|---------------------------------------------------------------------------------------|--|
|  |  |  |  |
| RESERVATÓRIOS DE QUALIDADE E QUANTIDADE                                               |  |                                                                                       |  |
| PROPRIETÁRIO :                                                                        |  | SERVIÇO DE LIMPEZA URBANA - SLU                                                       |  |
| ENDEREÇO:                                                                             |  | ATERRO SANITÁRIO DE BRASÍLIA                                                          |  |
| RA - UF:                                                                              |  | SAMAMBAIA - DF                                                                        |  |
| PROPRIETÁRIO                                                                          |  |                                                                                       |  |
| RESP. TÉCNICO                                                                         |  | CREA                                                                                  |  |
| AUTOR DO PROJETO                                                                      |  | CAU                                                                                   |  |
| APROVAÇÕES                                                                            |  | REVISÃO                                                                               |  |
| OBSERVAÇÕES:                                                                          |  |                                                                                       |  |
| RQQ                                                                                   |  |                                                                                       |  |
| PROJETO DE DRENAGEM PLUVIAL                                                           |  |                                                                                       |  |
| COORDENAÇÃO<br>DITEC - DIRETORIA<br>TÉCNICA DO SLU                                    |  | PLANTA BAIXA- ÁREA DE CONTRIBUIÇÃO                                                    |  |
| REVISÃO<br>R-00                                                                       |  | ESCALA<br>INDICADA                                                                    |  |
| FORMATO<br>A2(420X594)                                                                |  | DATA EMISSÃO<br>NOVEMBRO/2023                                                         |  |
|                                                                                       |  | PRANCHA<br>01/04                                                                      |  |
|                                                                                       |  | DRE                                                                                   |  |

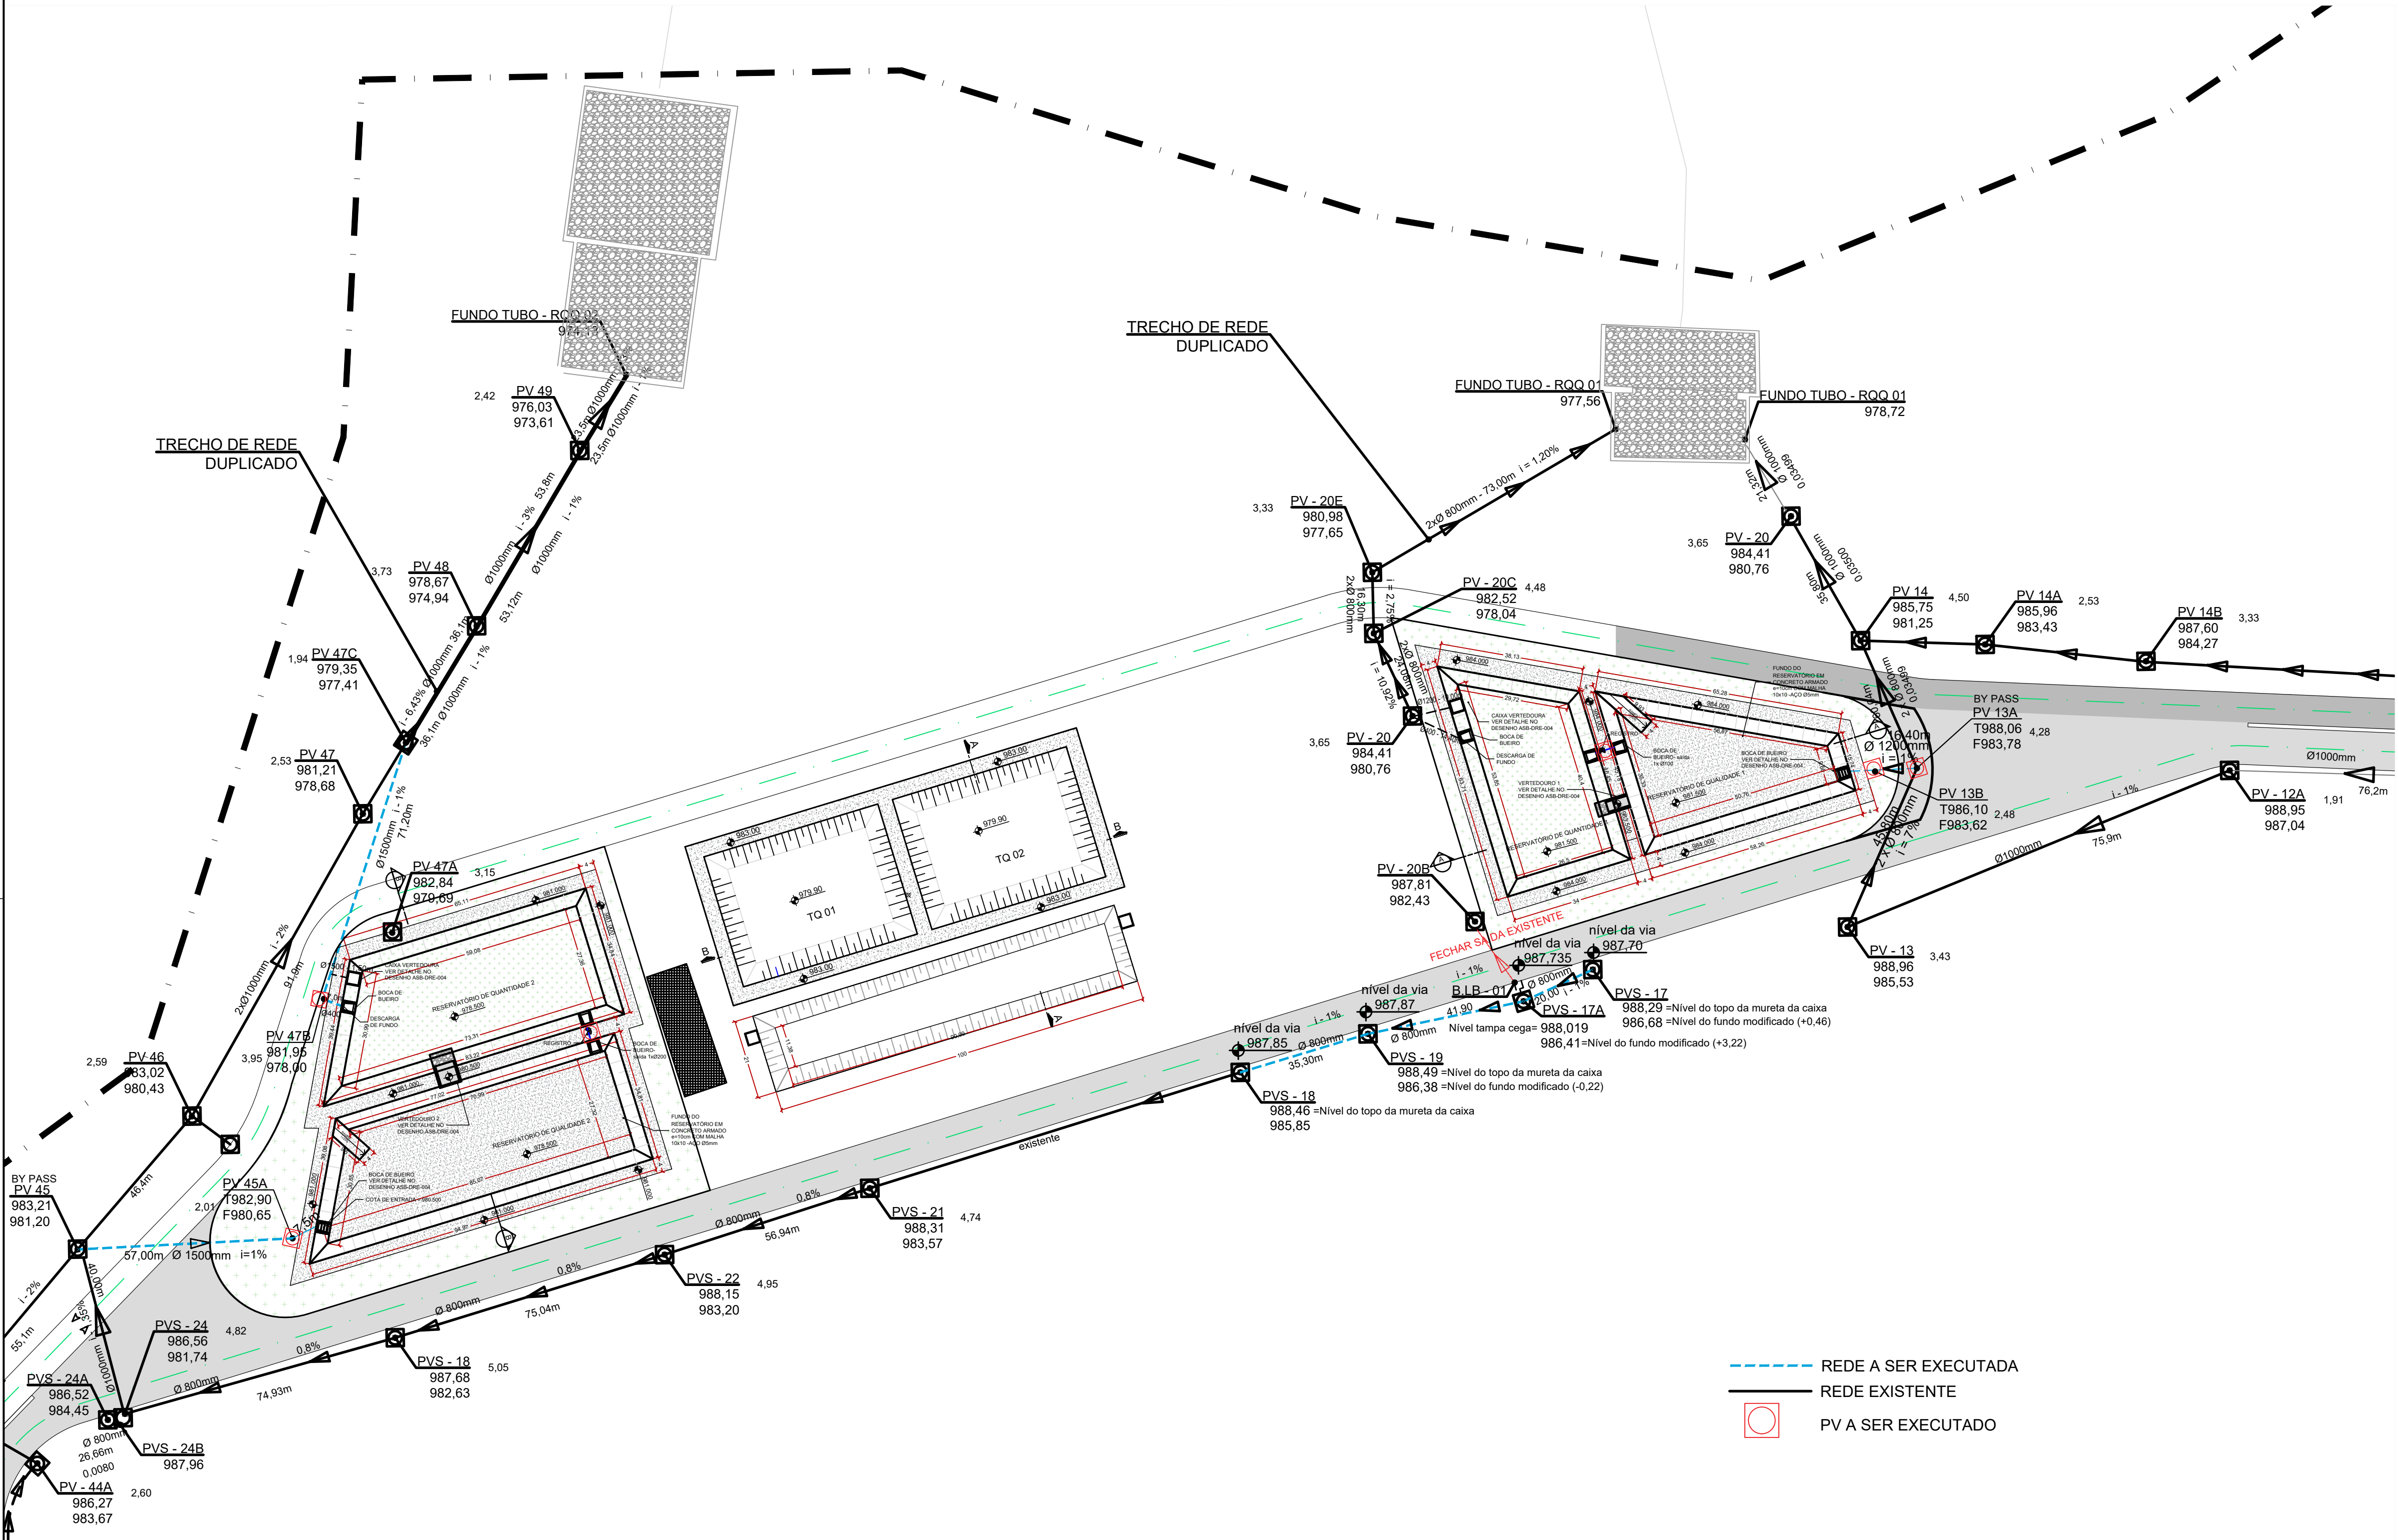

LEGENDA

GRAMADO

GABIÃO

PISO EM CONCRETO 25MPA

Nº. PV  
COTA TAMPA  
COTA CHEGADA  
COTA SAÍDA

VOLUME DE CORTE E ATERRO

CORTE : 4110,46 m³  
ATERRO : 8128,08 m³

OBS: Não foi considerado fator de empolamento nos volumes calculados.




RESERVATÓRIOS DE QUALIDADE E QUANTIDADE

|                  |                                |
|------------------|--------------------------------|
| PROPRIETÁRIO :   | SERVIÇO DE LIMPEZA URBANA- SLU |
| ENDEREÇO:        | ATERRO SANITÁRIO DE BRASÍLIA   |
| RA - UF:         | SAMAMBAIA - DF                 |
| PROPRIETÁRIO     |                                |
| RESP. TÉCNICO    | CREA                           |
| AUTOR DO PROJETO | CAU                            |


|              |  |
|--------------|--|
| APROVAÇÕES   |  |
| REVISÃO      |  |
| OBSERVAÇÕES: |  |

|                                                    |                 |                                                     |                  |
|----------------------------------------------------|-----------------|-----------------------------------------------------|------------------|
| RQQ                                                |                 |                                                     |                  |
| PROJETO DE DRENAGEM PLUVIAL                        |                 |                                                     |                  |
| COORDENAÇÃO<br>DITEC - DIRETORIA<br>TÉCNICA DO SLU | PLANTA BAIXA    |                                                     | DRE              |
|                                                    | REVISÃO<br>R-00 | ESCALA<br>INDICADA<br>DATA EMISSÃO<br>NOVEMBRO/2023 |                  |
| FORMATO<br>A2(420X594)                             |                 |                                                     | PRANCHA<br>02/04 |

PLANTA BAIXA  
ESC 1:1000



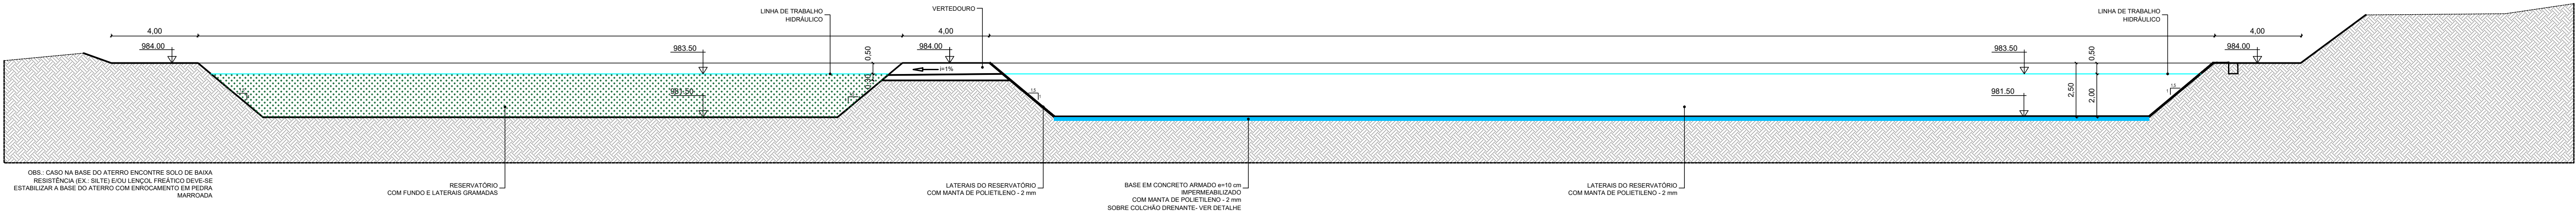


CORTE AA  
ESC 1:150

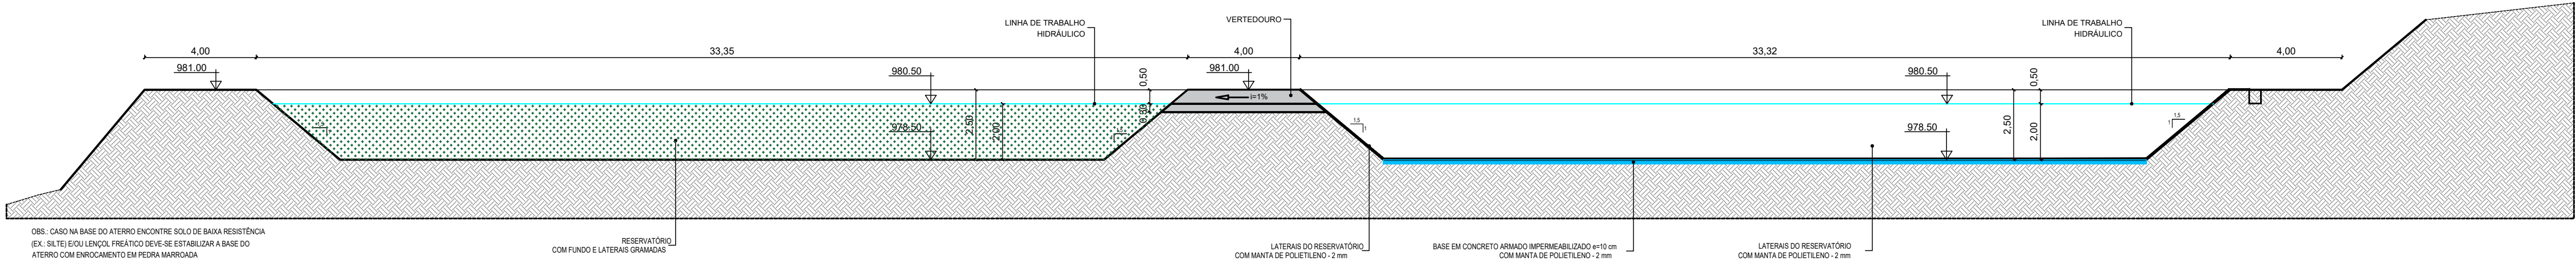


CORTE BB  
ESC 1:150

|                                                                                                                               |  |                                |                                                     |
|-------------------------------------------------------------------------------------------------------------------------------|--|--------------------------------|-----------------------------------------------------|
| <div><div>SLU</div><div>SERVIÇO DE LIMPEZA URBANA</div></div> <div><div>É tempo de ação.</div><div></div><div>GDF</div></div> |  |                                |                                                     |
| RESERVATÓRIOS DE QUALIDADE E QUANTIDADE                                                                                       |  |                                |                                                     |
| PROPRIETÁRIO :                                                                                                                |  | SERVIÇO DE LIMPEZA URBANA- SLU |                                                     |
| ENDEREÇO:                                                                                                                     |  | ATERRO SANITÁRIO DE BRASÍLIA   |                                                     |
| RA - UF:                                                                                                                      |  | SAMAMBAIA - DF                 |                                                     |
| PROPRIETÁRIO                                                                                                                  |  |                                |                                                     |
| RESP. TÉCNICO                                                                                                                 |  | CREA                           |                                                     |
| AUTOR DO PROJETO                                                                                                              |  | CAU                            |                                                     |
| APROVAÇÕES                                                                                                                    |  |                                |                                                     |
|                                                                                                                               |  | REVISÃO                        |                                                     |
| OBSERVAÇÕES:                                                                                                                  |  |                                |                                                     |
| RQQ                                                                                                                           |  |                                |                                                     |
| PROJETO DE DRENAGEM PLUVIAL                                                                                                   |  |                                |                                                     |
| COORDENAÇÃO<br>DITEC - DIRETORIA<br>TÉCNICA DO SLU                                                                            |  | PLANTA BAIXA                   |                                                     |
|                                                                                                                               |  | DRE                            |                                                     |
| FORMATO<br>A2(420X594)                                                                                                        |  | REVISÃO<br>R-00                | ESCALA<br>INDICADA<br>DATA EMISSÃO<br>NOVEMBRO/2023 |
|                                                                                                                               |  | PRANCHA<br>03/04               |                                                     |

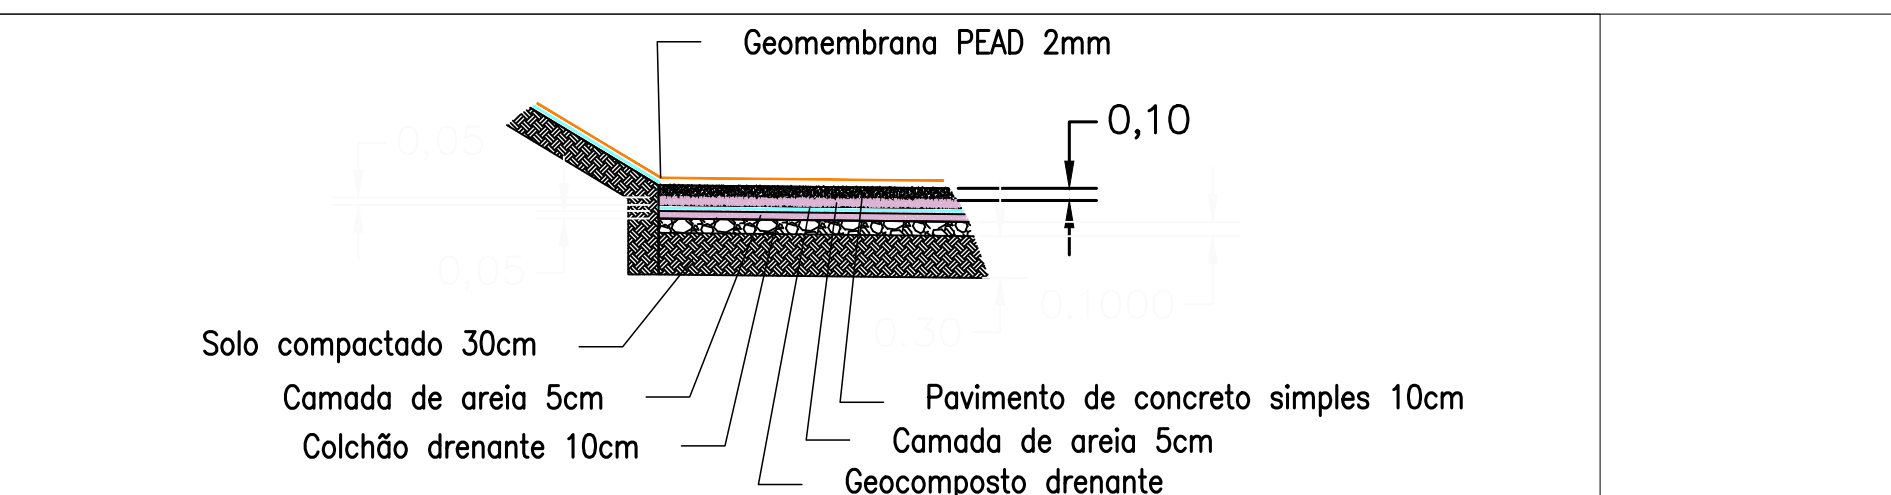  

 DETALHE DO COLCHÃO DRENANTE- RESERV. DE QUALIDADE 1  
ESCALA - sem escala



**DETALHE DO BYPASS-CORTE**  
ESCALA 1:75